

MAPA DO CELÓW PROJEKTOWYCH


Skala 1:500 Ark. 1 z 2
Obiekt: Gdańsk, ul. Narwicka, dz. 169/3 i inne
Identyfikator i nazwa gminy: M.Gdańsk [226101_1]
Identyfikator i nazwa obszaru ewidencyjnego: 0058
Układ współrzędnych prostokątnych płaskich: 2000 strefa 6
Układ wysokościowy: Kronsztadt 86 bis
ID zgłoszenia prac geodezyjnych: WG-III.6640.1.3355.2022
Nazwa wykonawcy prac oraz imię i nazwisko wraz z numerem uprawnień zawodowych kierownika prac geodezyjnych:

Data oraz imię i nazwisko osoby, która opracowała mapę:

Gdańsk, dnia 26.08.2022 r.
Mapa jest aktualna pod względem sytuacji, wysokości, podziemnego uzbrojenia terenu i ewidencji gruntów na dzień 26.08.2022 r.
----- granica obszaru, który był przedmiotem aktualizacji
----- treść fakultatywna mapy
UWAGA!
Nie wyklucza się istnienia w terenie innych, nie wykazanych na niniejszej mapie urządzeń podziemnych, które nie były zgłoszone do inwentaryzacji, lub o których brak jest informacji w instytucjach branżowych.
Służebności gruntowych nie badano, punktów granicznych nie szukano.
W dniu 01.08.2022 r. uzupełniono treść nakładki ZUDP - patrz mapa.

Poświadczam, że niniejszy dokument został opracowany w wyniku prac geodezyjnych i kartograficznych, których rezultaty zawiera operat techniczny pozytywnie zweryfikowany. Jednocześnie informuję, że jestem świadomy odpowiedzialności kamej za złożenie fałszywego oświadczenia.

Identyfikator zgłoszenia prac geodezyjnych	WG-III.6640.1.3355.2022
Organ służby geodezyjnej, który otrzymał zgłoszenie	Prezydent Miasta Gdańska ul. Nowe Ogrody 8/12 80-803 Gdańsk
Wykonawca prac geodezyjnych	Firma Usługowo-Handlowa "DIAZ" 80-298 Gdańsk, ul. Wiołinowa 25 NIP 584-095-62-69
Nr oraz data sporządzenia dokumentu zawierającego wynik pozytywnej weryfikacji	Protokół weryfikacji nr: WG-III.6640.1.3355.2022_34885 z dnia 21.09.2022 r.
Imię i nazwisko oraz nr uprawnień zawodowych kierownika prac	228

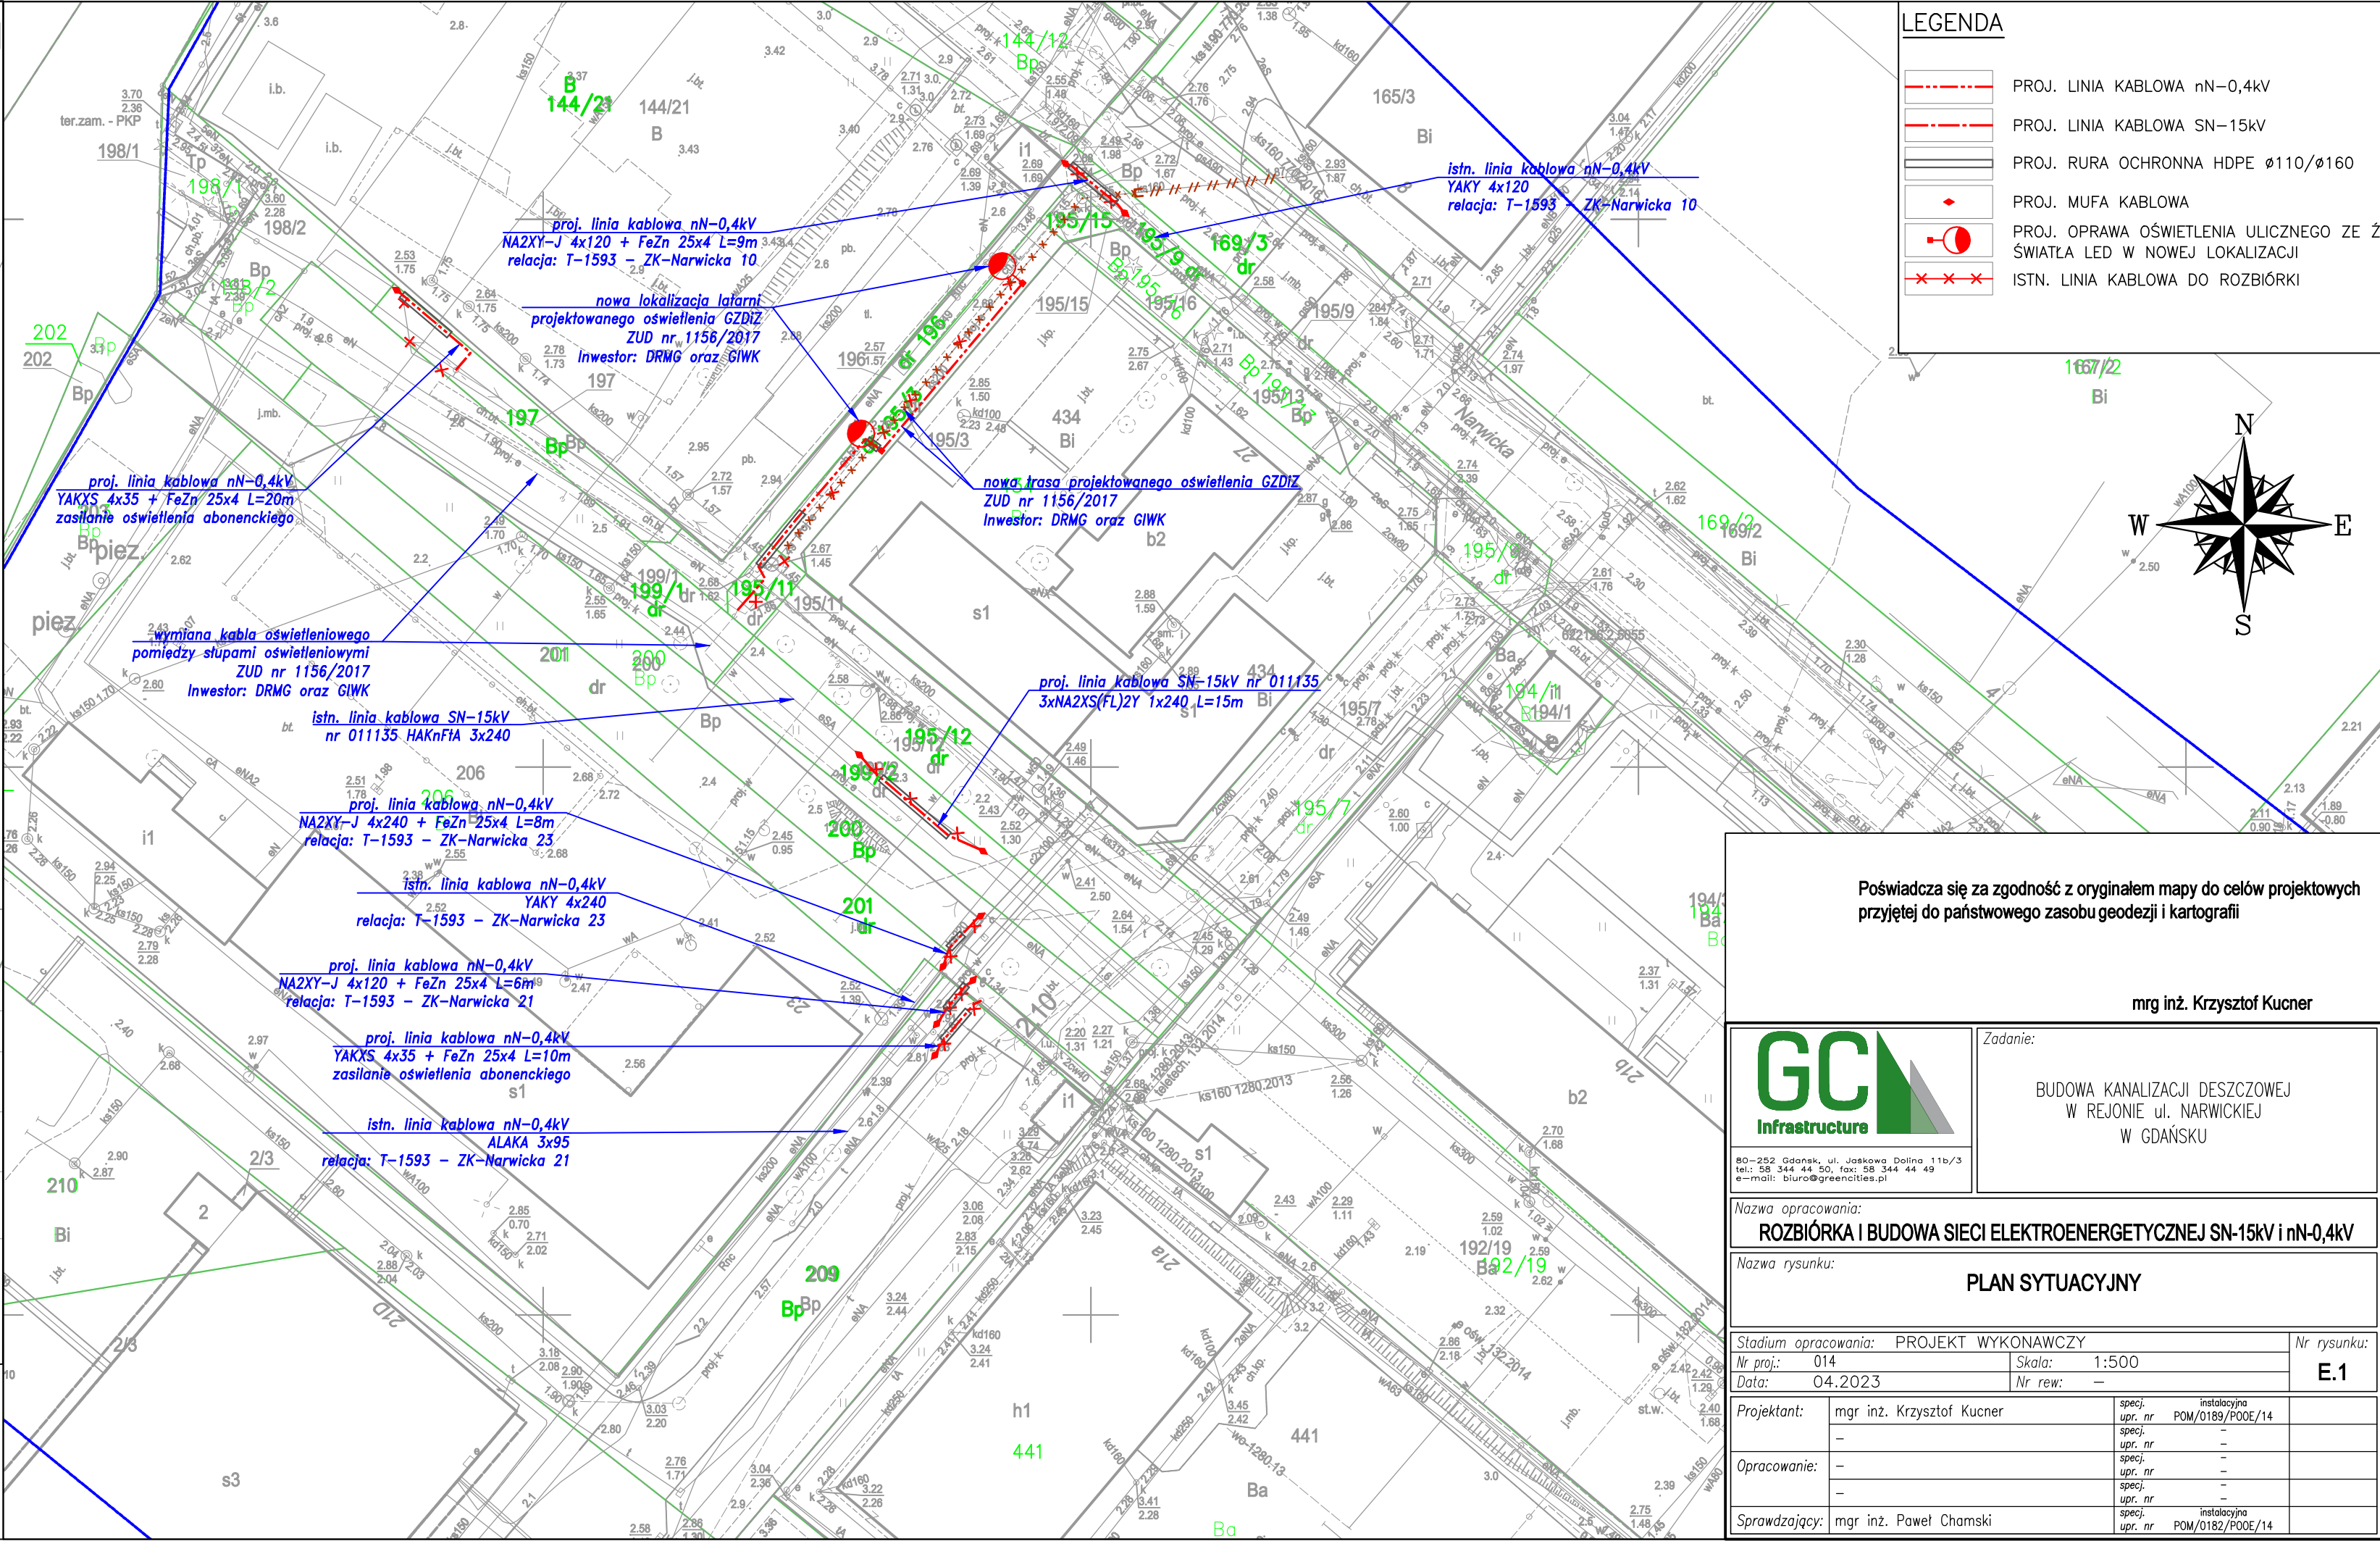

Poświadczam się za zgodność z oryginałem mapy do celów projektowych przyjętej do państwowego zasobu geodezji i kartografii

mrgr inż. Krzysztof Kucner



Zadanie:
BUDOWA KANALIZACJI DESZCZOWEJ
W REJONIE ul. NARWICKIEJ
W GDAŃSKU

80-252 Gdańsk, ul. Jaskowa Dolina 11b/3
tel.: 58 344 44 50, fax: 58 344 44 49
e-mail: biuro@greencities.pl

Nazwa opracowania:
ROZBIÓRKA I BUDOWA SIECI ELEKTROENERGETYCZNEJ SN-15kV i nN-0,4kV

Nazwa rysunku:
PLAN SYTUACYJNY

Stadium opracowania: PROJEKT WYKONAWCZY		Nr rysunku:	
Nr proj.: 014	Skala: 1:500	E.1	
Data: 04.2023	Nr rew: —		
Projektant:	mgr inż. Krzysztof Kucner	specj. upr. nr	instalacyjna POM/0189/P00E/14
—	—	specj. upr. nr	—
Opracowanie:	—	specj. upr. nr	—
—	—	specj. upr. nr	—
Sprawdzający:	mgr inż. Paweł Chamski	specj. upr. nr	instalacyjna POM/0182/P00E/14