


OZNACZENIA:

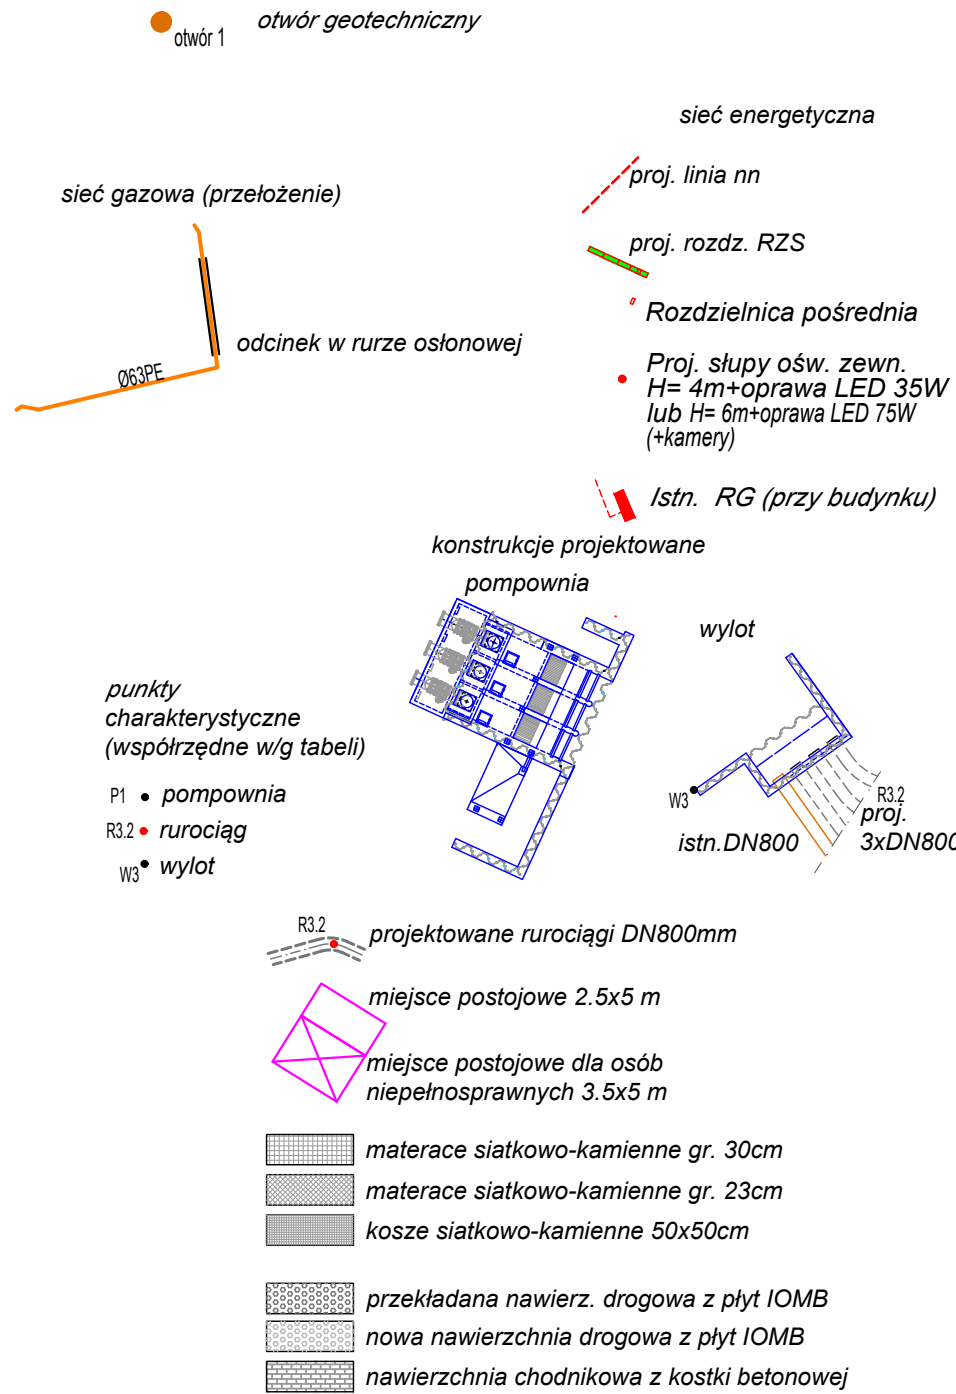

MPZP 1519
002-D

numer MPZP i karty terenu
granica karty

Potwierdzam za zgodność mapę do celów projektowych
zarejestrowaną pod nr. ewid. P2261.2020.1993 dnia 18.06.2020 r w
zakresie symboli, znaków, treści oraz skali

| Imię i Nazwisko | Nr uprawnień | Specjalność | Podpis |
|-------------------------------|--------------|---|--------|
| PROJEKTANCI i OPRACOWUJĄCY: | | | |
| mgr inż. Waldemar Warzala | 4826/Gd/91 | konstrukcyjno-inżynierska w zakresie budowy hydrotechnicznych | |
| SPRAWDZAJĄCY: | | | |
| mgr inż. Tadeusz Rozkwitalski | 3603/Gd/88 | konstrukcyjno-inżynierska w zakresie budowy hydrotechnicznych | |

| | | | |
|----------------------|--|---|--|
| Investor: | Gmina Miasta Gdańska ul. Nowe Ogrody 8/12 80-803 Gdańsk | Stadium PW | Projekt Budowa pompowni Rudniki przy ul. Zawodzie w Gdańsku |
| Pracownia Projektowa | Gdańskie Wody Spółka z o.o. 80-601 Gdańsk, ul. Andruszkiewicza 5 | Zlecenie - | Nazwa rysunku Projekt zagospodarowania terenu |
| Działość: | dz. 210, 215 obr. 101 i dz. 296 obr. 114 | Data 12.2021 Część Hydrotechniczna Skala 1:500 | Numer rysunku 2 Rw. 0 |